


CIĄG DALSZY BUDYNKU NIE OBJĘTY OPRACOWANIEM

ZESTAWIENIE POWIERZCHNI UŻYTKOWEJ

NR POMIESZCZENIE	POWIERZCHNIA
2.1 KORYTARZ	33,33m ²
2.1 PŁYTKI CERAMICZNE	13,00m ²
2.2 KORYTARZ	4,74m ²
2.2 PŁYTKI CERAMICZNE	15,41m ²
2.3 ANIEKS KUCHENNY	27,13m ²
2.3 PŁYTKI CERAMICZNE	13,86m ²
2.4 POKÓJ	33,92m ²
2.4 PODLOGA DREWNIANA	20,50m ²
2.5 POKÓJ	2,98m ²
2.5 PODLOGA DREWNIANA	4,39m ²
2.6 TARAS	177,37m ²
2.6 PŁYTKI CERAMICZNE	
2.7 POKÓJ	
2.7 PODLOGA DREWNIANA	
2.8 POKÓJ	
2.8 PODLOGA DREWNIANA	
2.9 TOAILETA MĘSKA	
2.9 PŁYTKI CERAMICZNE	
2.10 TOAILETA DAMSKA	
2.10 PŁYTKI CERAMICZNE	
SUMA	177,37m²

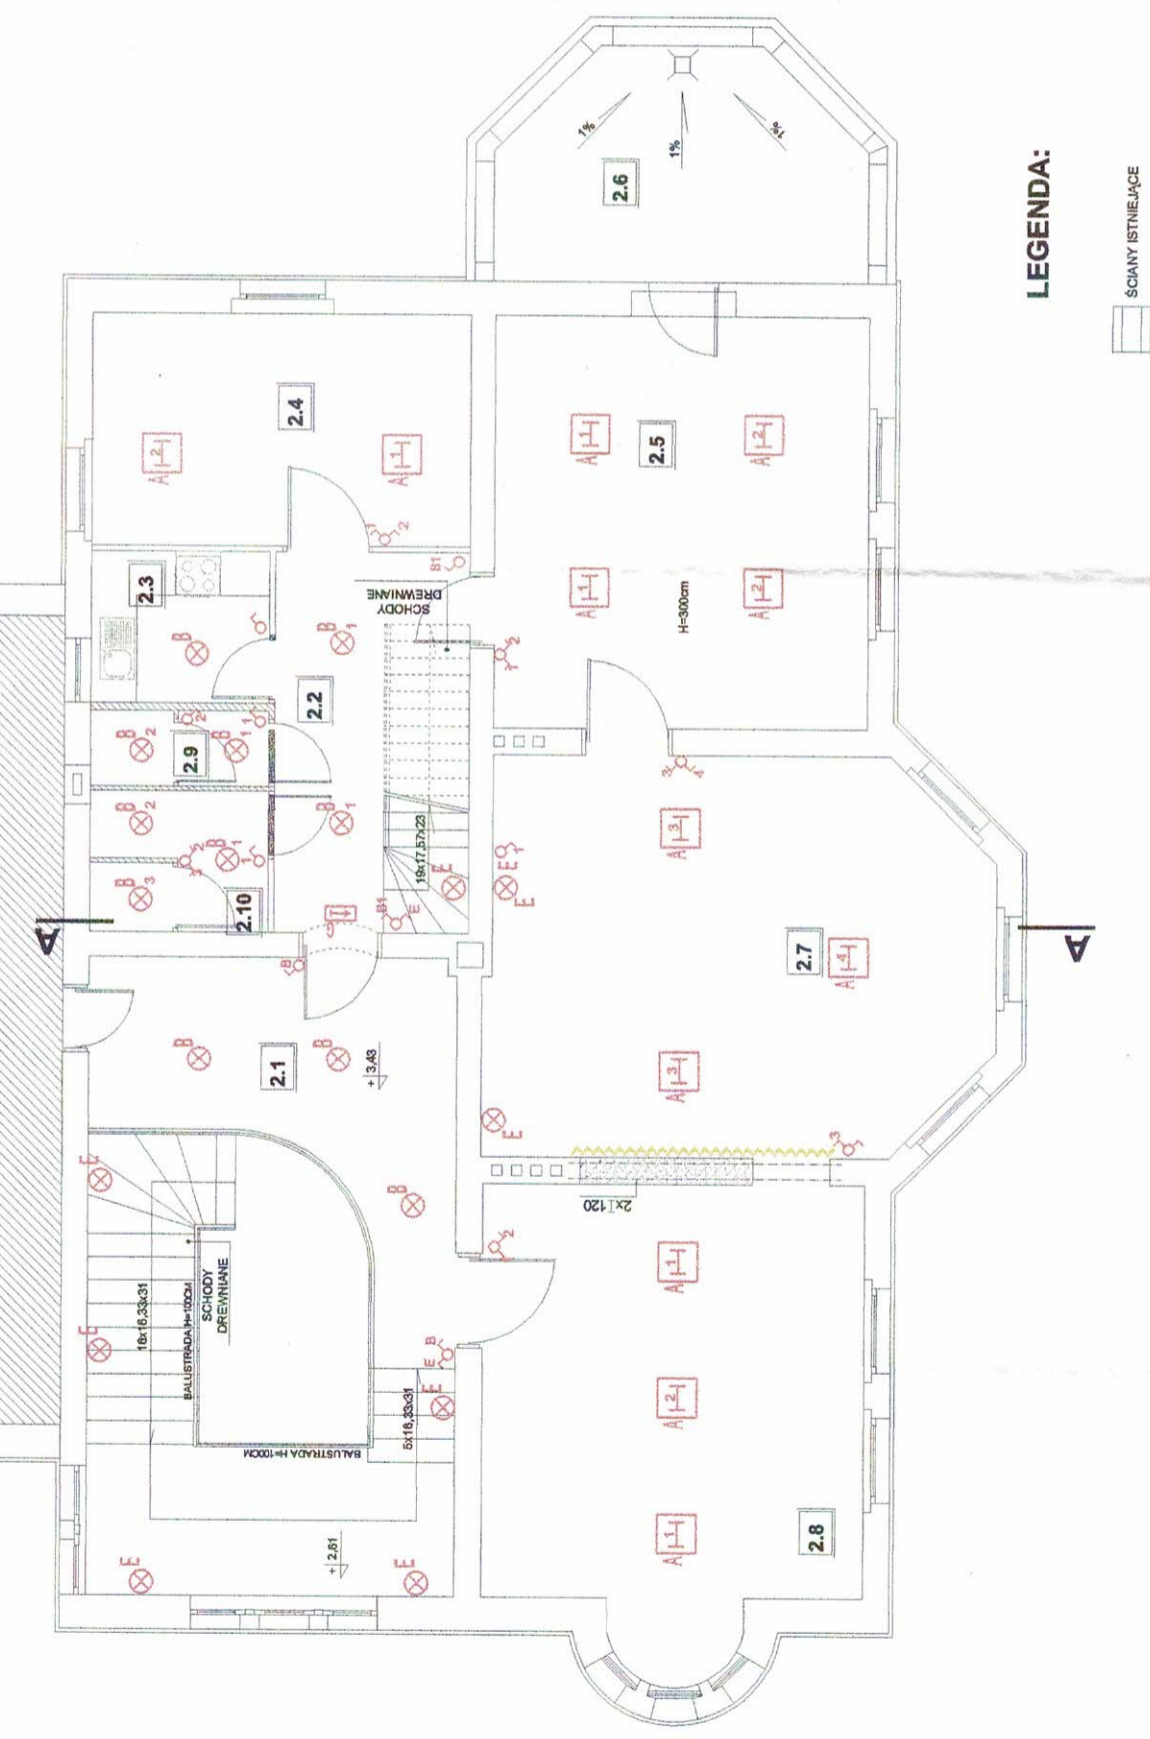

RZUT PIĘTRA, SKALA 1:100

LEGENDA

- A** Oprawa świetłobkowa wbudowana typu AGAT PLUS nr kat. 11ALAP4018R1 T8/G13 4x18W
Producent AGA-LIGHT
- B** Oprawa plafoniera IP65 nastropowa typu AMETYST nr kat. 14LAAM2018PC TC-L/2G11 2x18W
Producent AGA-LIGHT
- E** Kinkiet wewnętrzny 1x60W z włącznikiem czasowym

Włacznik 230V p/A Starostwo Powiatowe w Brzegu
Wydział Budownictwa i Inwestycji
OCHRONA PRZECIWPORAZENIOWA
SAMOCZYNNIE WYŁĄCZENIE ZASILANIEK nr 10 do decyzji
znak B-1-7351/ 10.05.2006


- UWAGI:**
- Instalacje elektryczne wykonane przewodem kabelkowym typu YDY w tynku i w korytkach kabelkowych
 - Przyjęte oznaczenia ilości żył w przewodach:
 - przewód 1- fazowy 3- przewodowy
 - przewód 3- fazowy 5- przewodowy

STAROSTWO POWIATOWE W BRZEGU


PROJEKT JEST CHRONIONY PRAWEM AUTORSKIM (Z.U. 94.24.83) STANOWI WŁASNOŚĆ INTELEKTUALNĄ
 FIRMY USŁUGI BUDOWLANE Z ZAKRESU PROJEKTOWANIA I NADZOROWANIA

Investor: GMINA LEWIN BRZESKI, ul. Rynek 1
49-340 Lewin Brzeski,

Lokalizacja: Strzeżniki, dz. nr 216, 217, k.m. 2

Jednostka Projektowa:  USŁUGI BUDOWLANE Z ZAKRESU PROJEKTOWANIA I NADZOROWANIA
 ADAM NOSSOL 47-344 WALCE, ul. LIPOWA 4

Autor instalacji elektrycznej: Marian Tomczyk
Podpis: _____

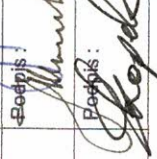Sprawdzający instalację elektryczną: inż. Julian Kotarzewski
Podpis: 

Opracował: inż. arch. Grzegorz Skopek
Podpis: 

Obiekt: PRZEBUDOWA BUDYNKU OŚRODKA KULTURALNO-REKREACYJNO-SPORTOWEGO WILLA XIX

Branża: elektryczna
Stadium: Projekt Budowlany

RZUT PIĘTRA - OŚWIETLENIE

Podziałka: 1:100
Data: SIERPIEŃ 2007
Nr rysunku: E-5