

LEGENDA

Gniazdo 230V p/t bryzgoszczelne
 Gniazdo 230V p/t Starostwo Powiatowe w Brzegu
 Wydział Budownictwa i Inwestycji
 Zażądanie nr do decyzji
 znak B-1-7351 / 26.15/08
 05-09-02


UWAGI:

- Instalacje elektryczne wykonane przewodem kabelkowym typu YDY w tynku i w korytkach kablowych
- Wysokość instalowania gniazd wtyczkowych od podłogi:
 - 1,5 m - pomieszczenia mokre
 - 1,2 m - produkcja
 - 0,7 m - pozostałe pom.
- Przyjęte oznaczenia ilości żył w przewodach:
 - przewód 1 - fazowy 3 przewodowy
 - przewód 3 - fazowy 5 przewodowy

STAROSTWO POWIATOWE
 W BRZEGU
 OCHRONA PRZECIWPORAŻENIOWA
 SAMOCZYNNY WYŁĄCZENIE ZASILANIA

ILOŚĆ I UMIEJSCOWIENIE PUSZEK
 SPRAWDZIĆ KAŻDORAZOWO DLA KONKRETNEJ LOKALIZACJI

ZESTAWIENIE POWIERZCHNI UŻYTKOWEJ	
NR POMIESZCZENIA	POWIERZCHNIA
2.1 KORYTARZ	33,32m ²
2.2 KORYTARZ	13,00m ²
2.3 ANEKS KUCHENNY	4,74m ²
2.4 POKÓJ	15,41m ²
2.5 POKÓJ	27,13m ²
2.6 TARAS	13,86m ²
2.7 POKÓJ	33,92m ²
2.8 POKÓJ	29,50m ²
2.9 TOAILETA MĘSKA	2,38m ²
2.10 TOAILETA DAMSKA	4,38m ²
SUMA	177,27m ²

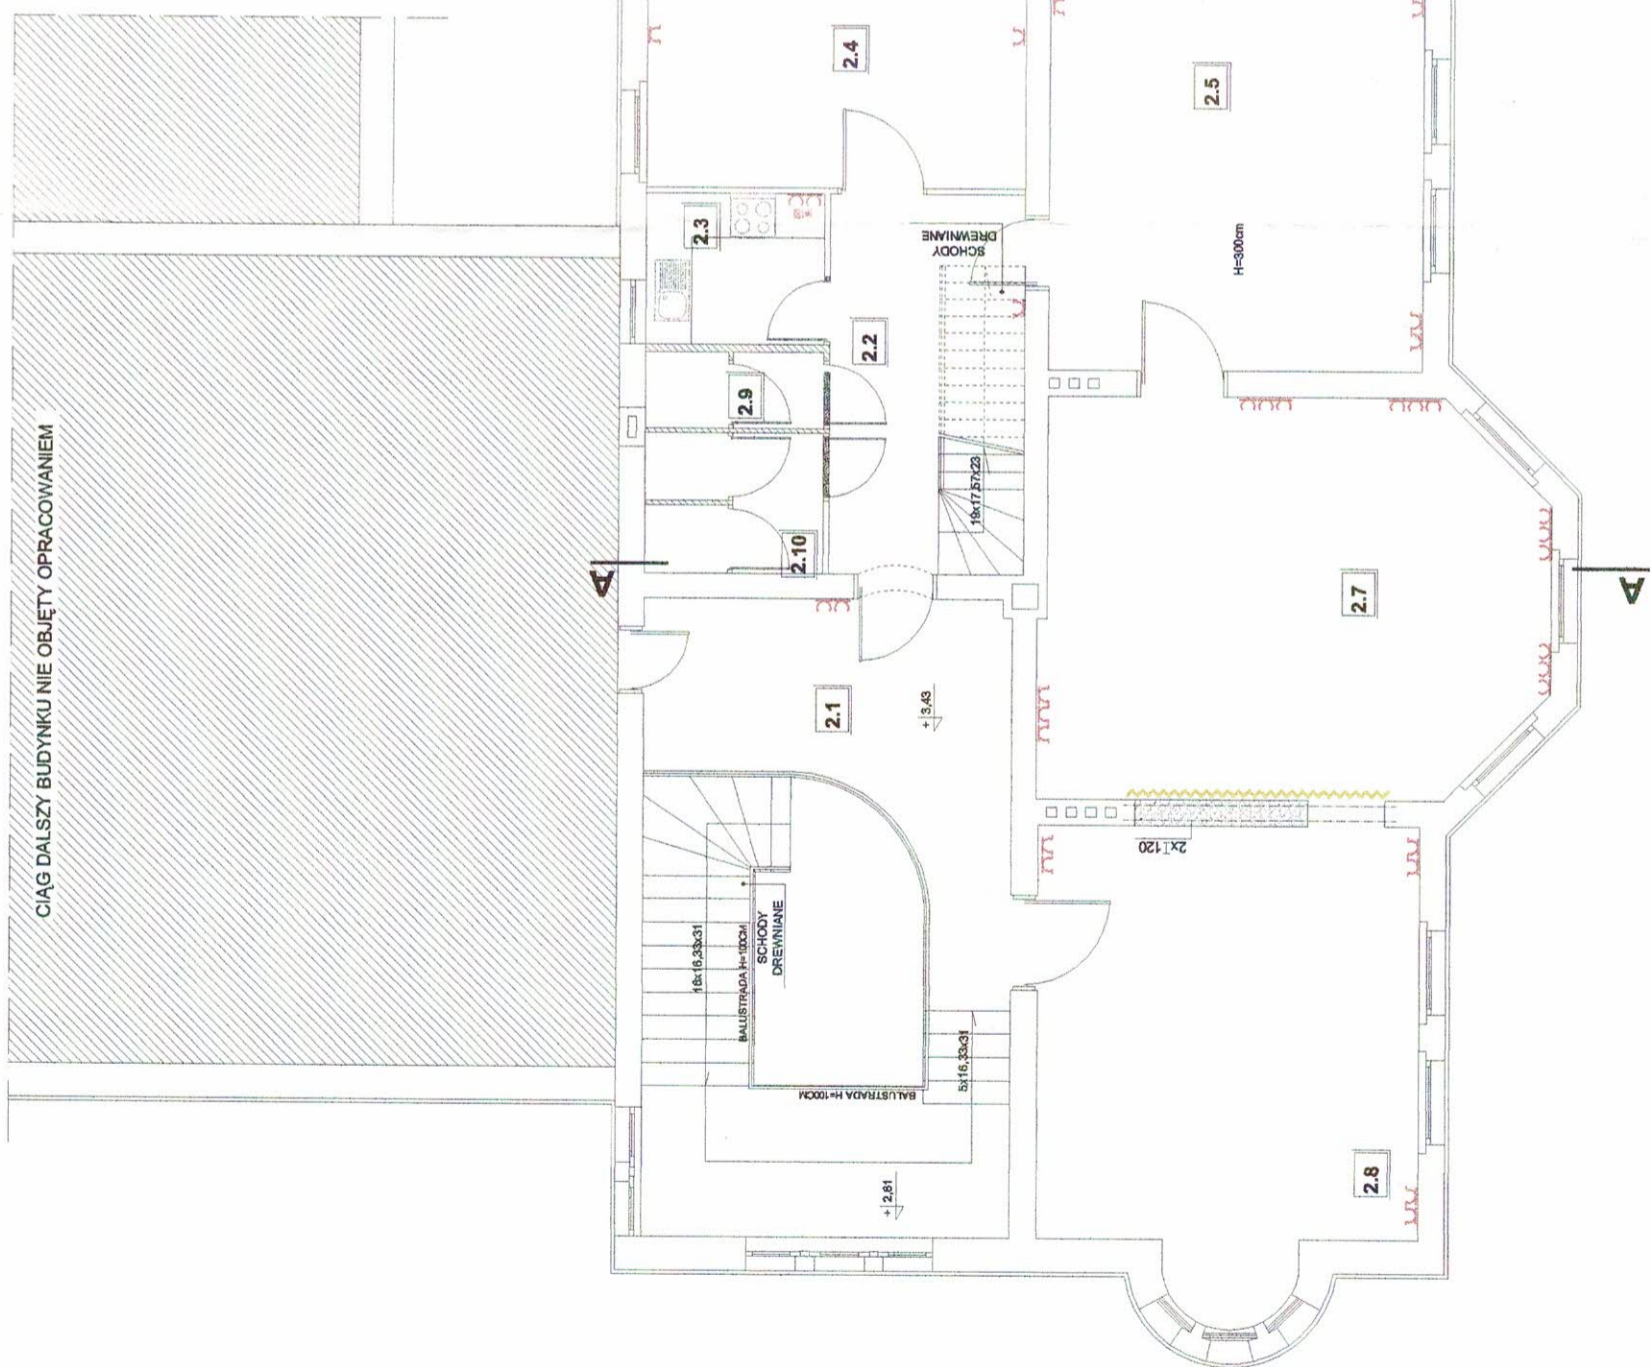

LEGENDA:

- SCIANY ISTNIEJĄCE
- SCIANY NOWOPROJEKTOWANE
- SCIANY DO WYBURZENIA

RZUT PIĘTRA, SKALA 1:100

PROJEKT JEST CHRONIONY PRAWEM AUTORSKIM (DZ.U.94.24.83) STANOWI WŁASNOŚĆ INTELEKTUALNA FIRMY USŁUGI BUDOWLANE Z ZAKRESU PROJEKTOWANIA I NADZOROWANIA

Investor: GMINA LEWIN BRZESKI, ul. Rynek 1 49-340 Lewin Brzeski,	Lokalizacja: Strzelniki, dz. nr 216, 217, k.m. 2	Podpis: [Signature]
Jednostka Projektowa: [Logo]	USŁUGI BUDOWLANE Z ZAKRESU PROJEKTOWANIA I NADZOROWANIA ADAM NOSSOL 47-344 WALCE, ul. LIPOWA 4	Podpis: [Signature]
Autor instalacji elektrycznej Marian Tomczyk	155/86/Op	Podpis: [Signature]
Sprawdzający instalację elektryczną inż. Julian Kotarzewski	38/78/Op	Podpis: [Signature]
Opracował: inż. arch. Grzegorz Skopek		Podpis: [Signature]
Objekt: PRZEBUDOWA BUDYNKU OŚRODKA KULTURALNO-REKREACYJNO-SPORTOWEGO WILIA XIX		
Branża: elektryczna	Stadium: Projekt Budowlany	
RZUT PIĘTRA - GNIAZDA		
Podziałka: 1:100	Data: SIERPIEŃ 2007	Nr rysunku: E-6