


# ROZWIĘCIE INSTALACJI GAZOWEJ

skala 1:50

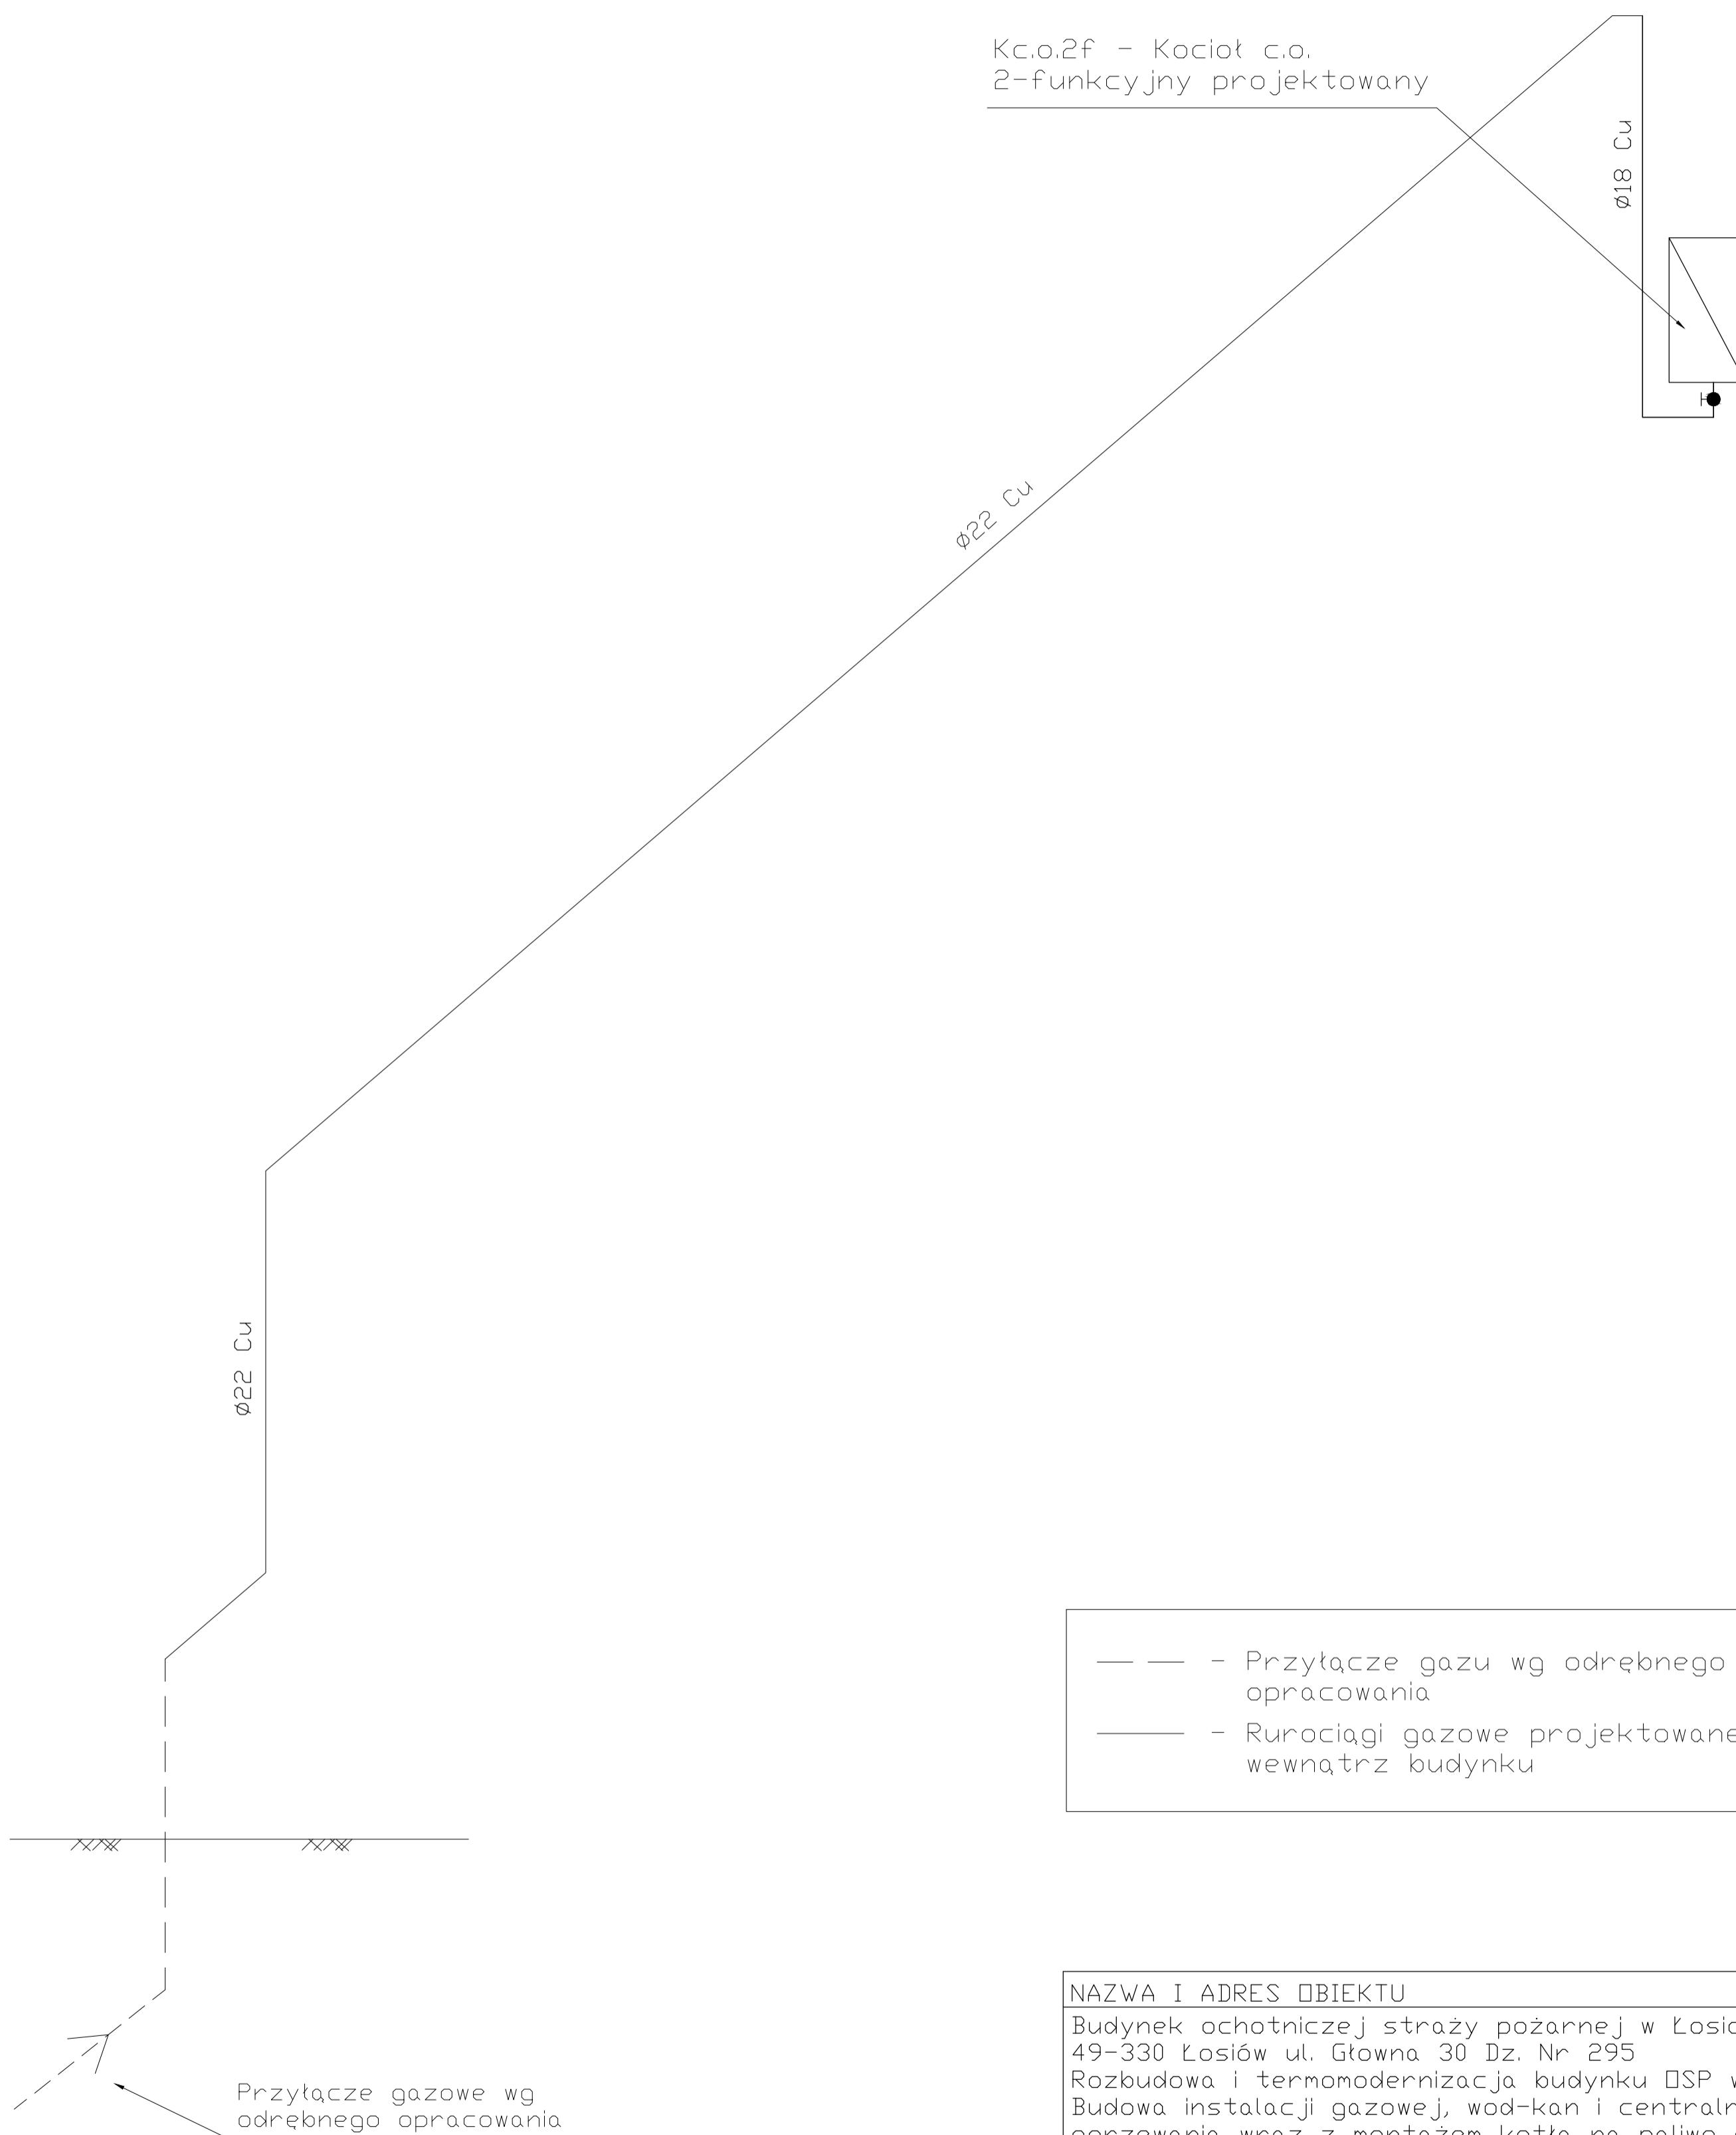

- — - Przytęcie gazu wg odrębnego opracowania
- - Rurociągi gazowe projektowane wewnątrz budynku

NAZWA I ADRES OBIEKTU		
Budynek ochotniczej straży pożarnej w Łosiuwie 49-330 Łosiuw ul. Główna 30 Dz. Nr 295 Rozbudowa i termomodernizacja budynku OSP w Łosiuwie Budowa instalacji gazowej, wod-kan i centralnego ogrzewania wraz z montażem kotła na paliwo gazowe		
INWESTOR	DATA	
Gmina Lewin Brzeski 49-340 Lewin Brzeski ul. Rynek 1	12.2020 r.	
NAZWA RYSUNKU	SKALA	NR RYS.
<b>Rozwinięcie instalacji gazowej</b>	1:50	<b>S2</b>
PROJEKTANT branża sanit.	NR UPR.	PODPIS
Ryszard Borkowski	52/95/Op	